

Zd pod Troskami

STOKA D1
GRAVITACE DĚLKA 56 m


STOKA B4
GRAVITACE DĚLKA 195 m

STOKA B3
GRAVITACE DĚLKA 85 m

STOKA B
GRAVITACE DĚLKA 315 m

STOKA B2
GRAVITACE DĚLKA 135 m

STOKA B

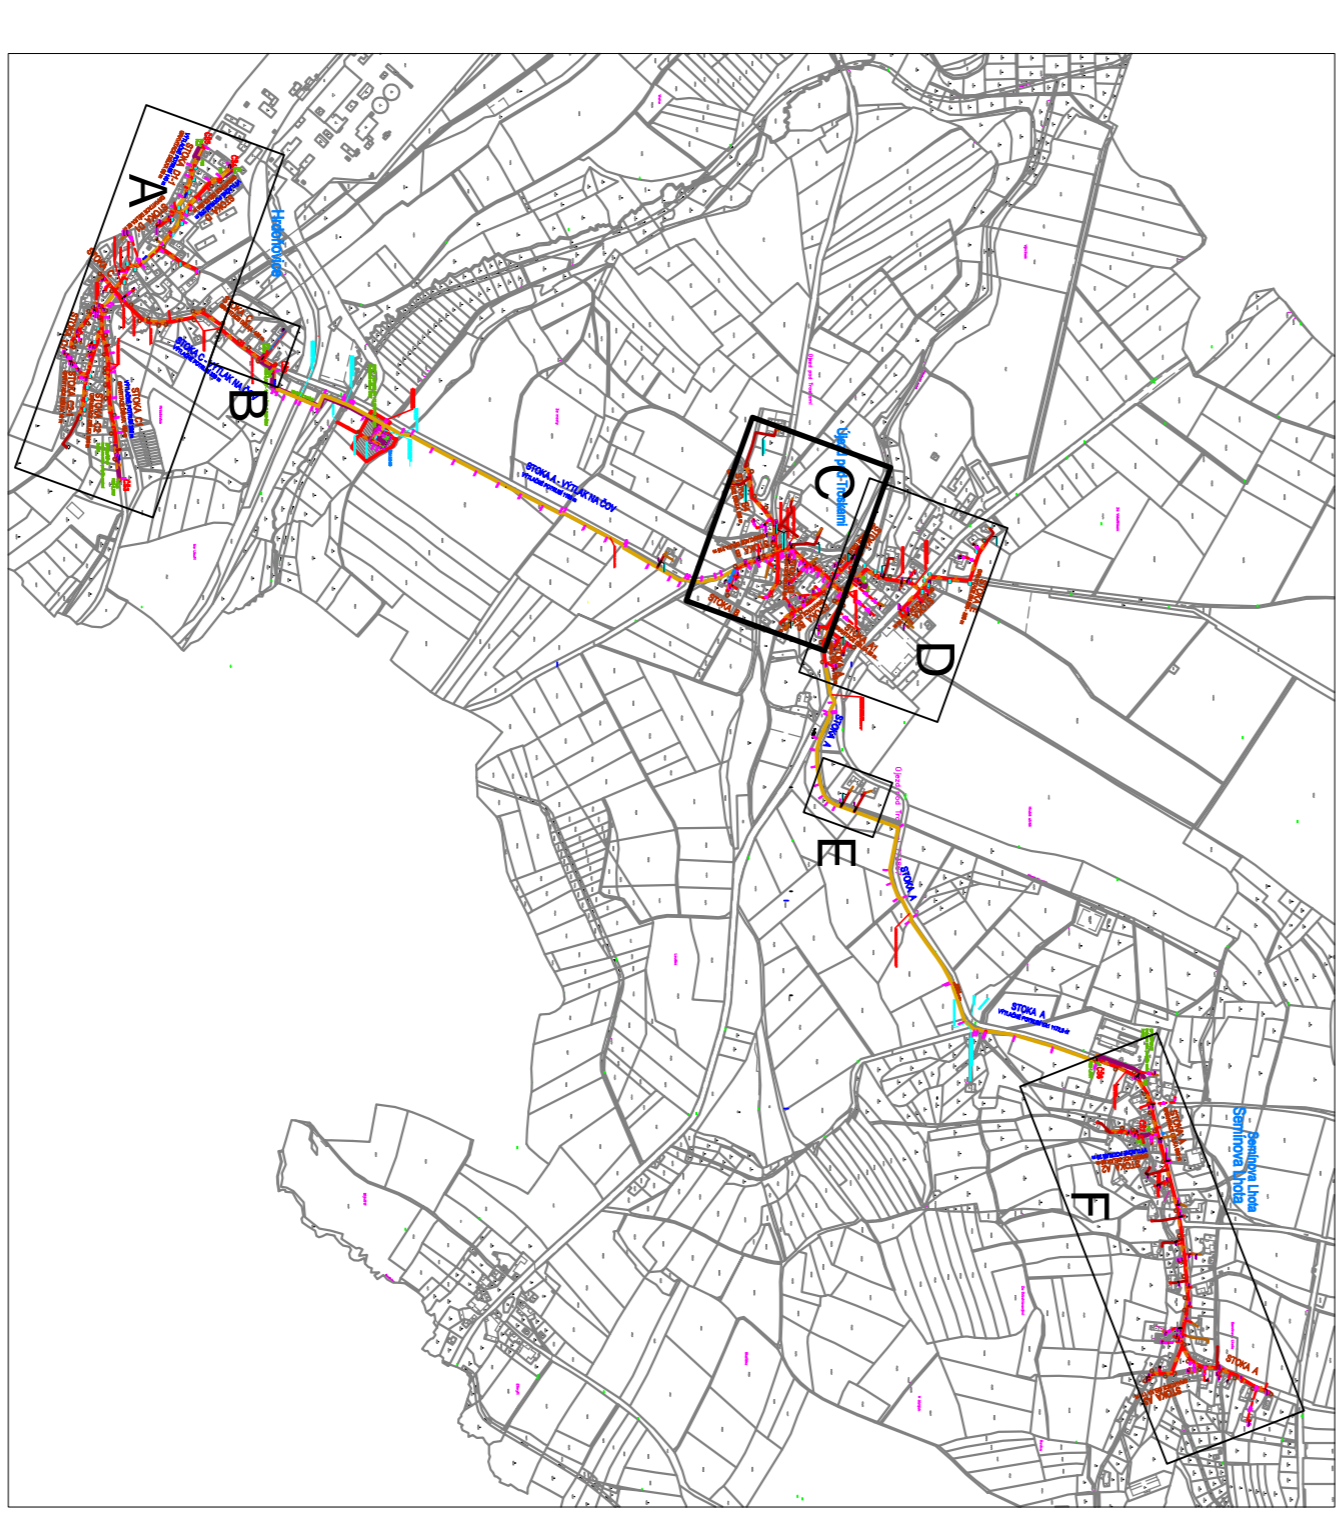

KLAD LISTU:

- LEGENDA:**
- kanalizace přípočka gravitací
 - kanalizace přípočka DN1000
 - rozvětvový výtlak
 - kanalizace přípočka DN1000
 - kanalizace přípočka DN1000
 - vyhledané potrubí
- POZDEMNÍ VEDENÍ JSOU ZAKRESLENA INFORMATIVNĚ
PŘED ZAPOČETÍM ZEMNÍCH PRÁCI MUSÍ BYT V TERÉNU PŘESNĚ VYTYČENA**

Zadavatel/projektant		PROIS, a.s.	
Významová	Ing. Roman Klouček	Vaňkovice 1349	
Kraj:	Středočeský územní úřad	500 02 Praha-Kladno	
Investor:		DČ, CZ-2394322	
Měřítko: 1:500		PROIS, a.s.	
Situace: SITUACNÍ VÝKRES - část C		Vaňkovice 1349	
		500 02 Praha-Kladno	
		DČ, CZ-2394322	
		R.Klouček@seznam.cz	
		Státní	
		Datum	
		Zakazkové číslo	
		Formát	
		Měřítko	
		Číslo strany	